




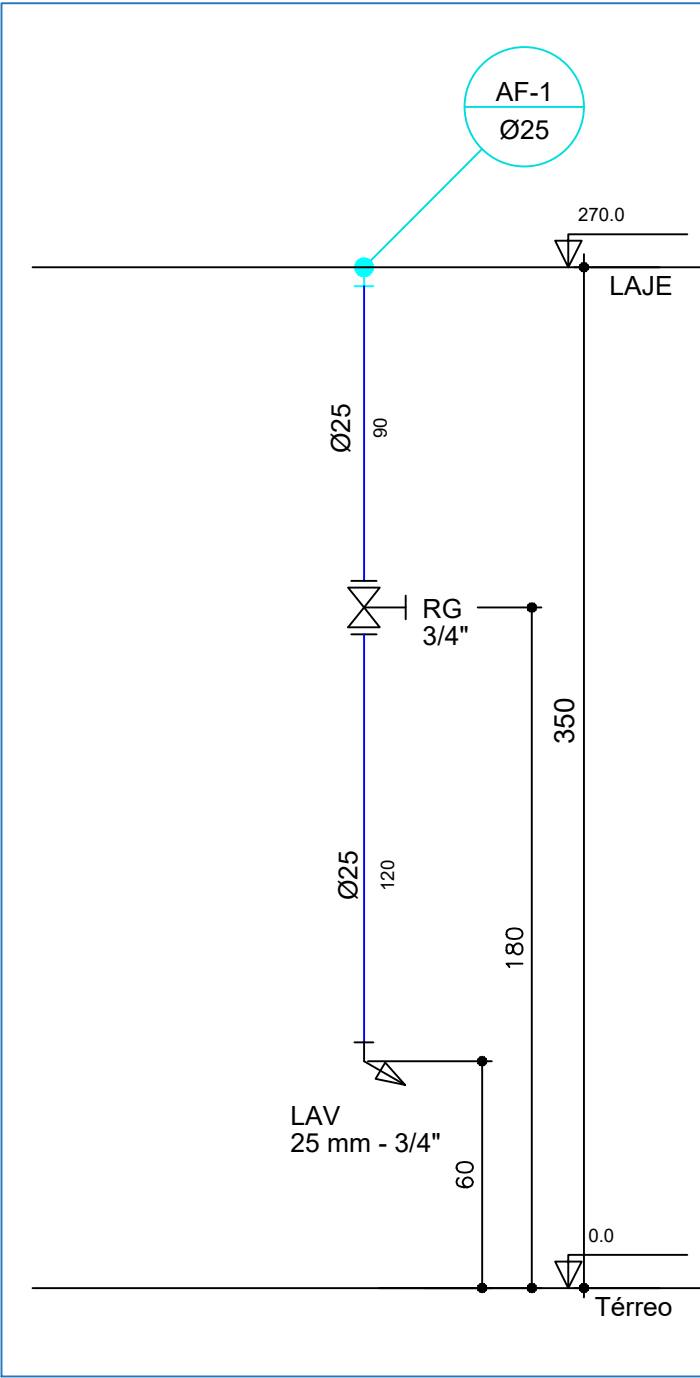


Wc Masc.
escala 1:25

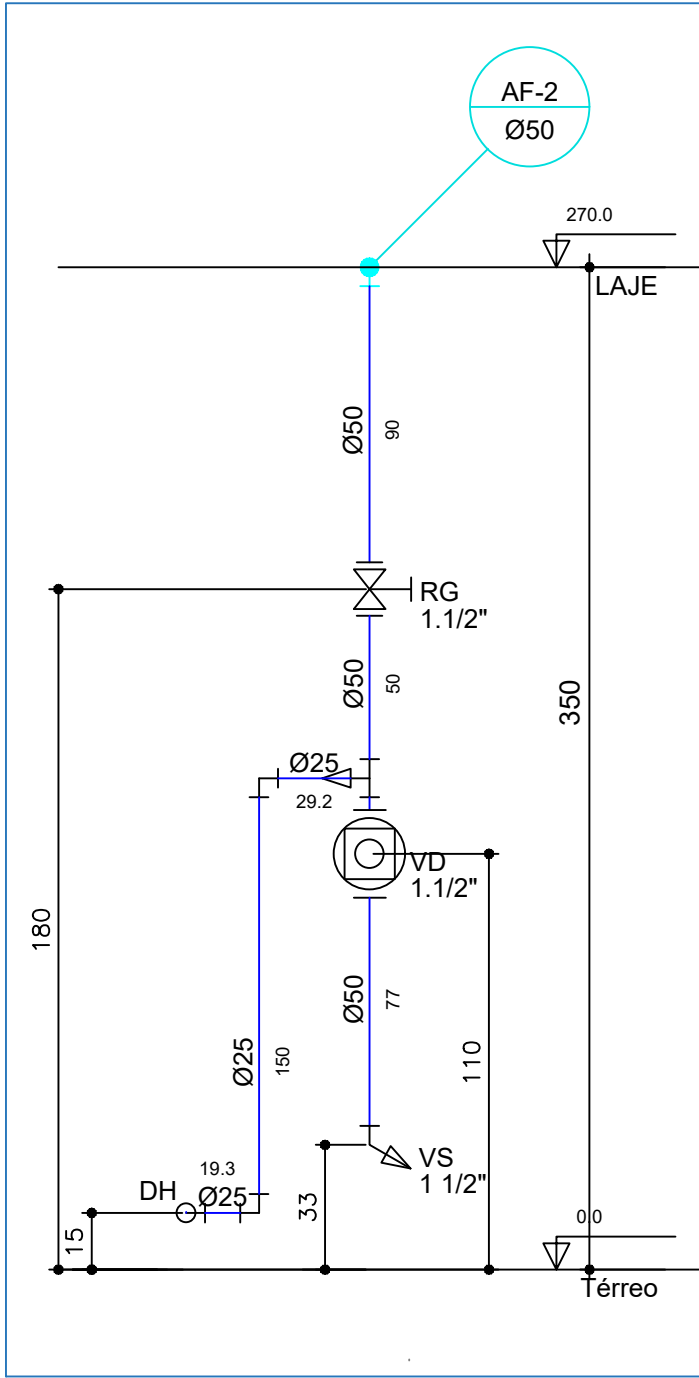


Wc Masc.
escala 1:25

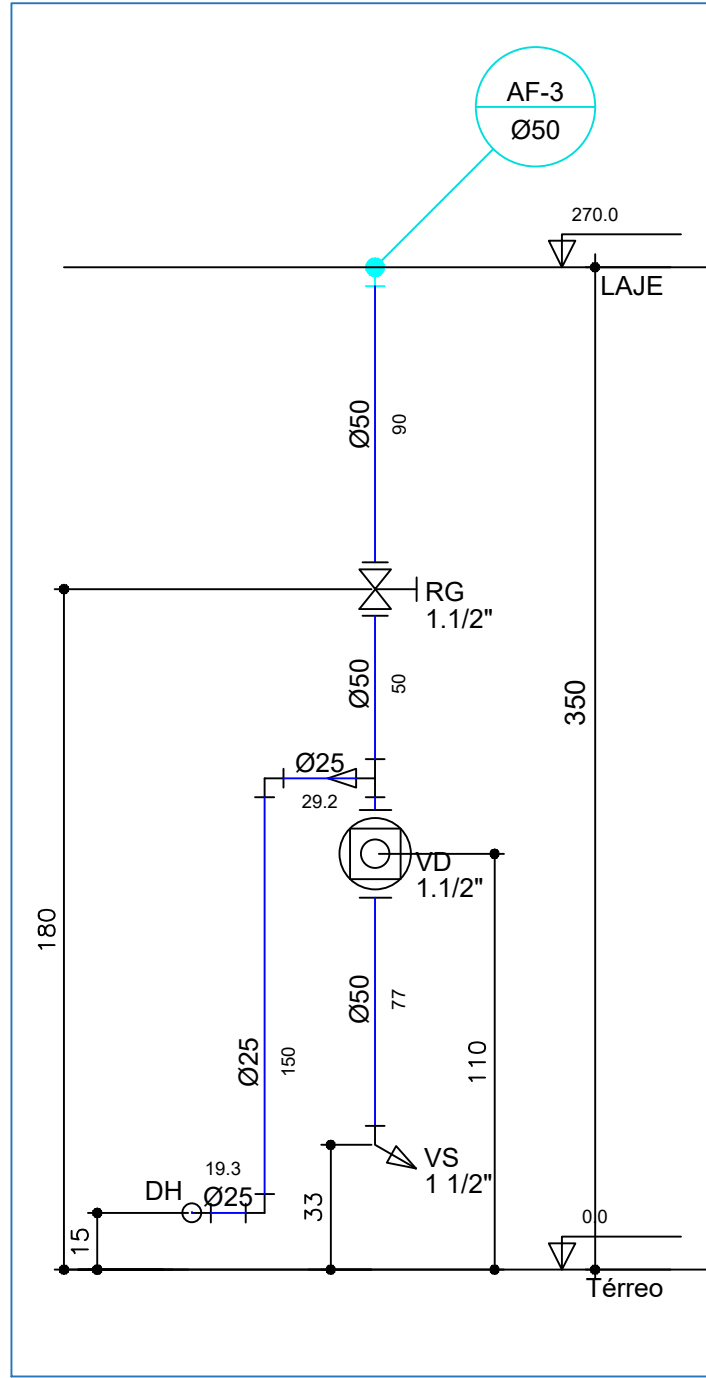

Wc Fem.
escala 1:25

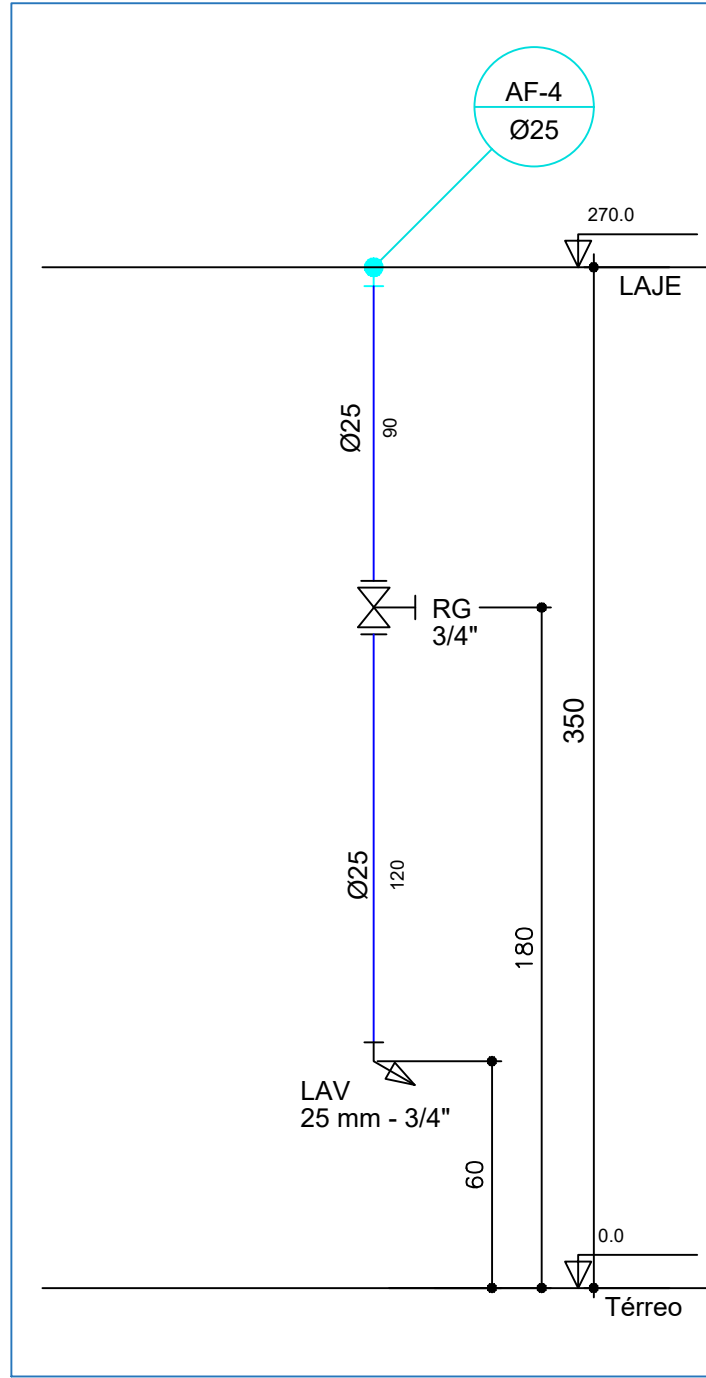

Wc Fem.
escala 1:25


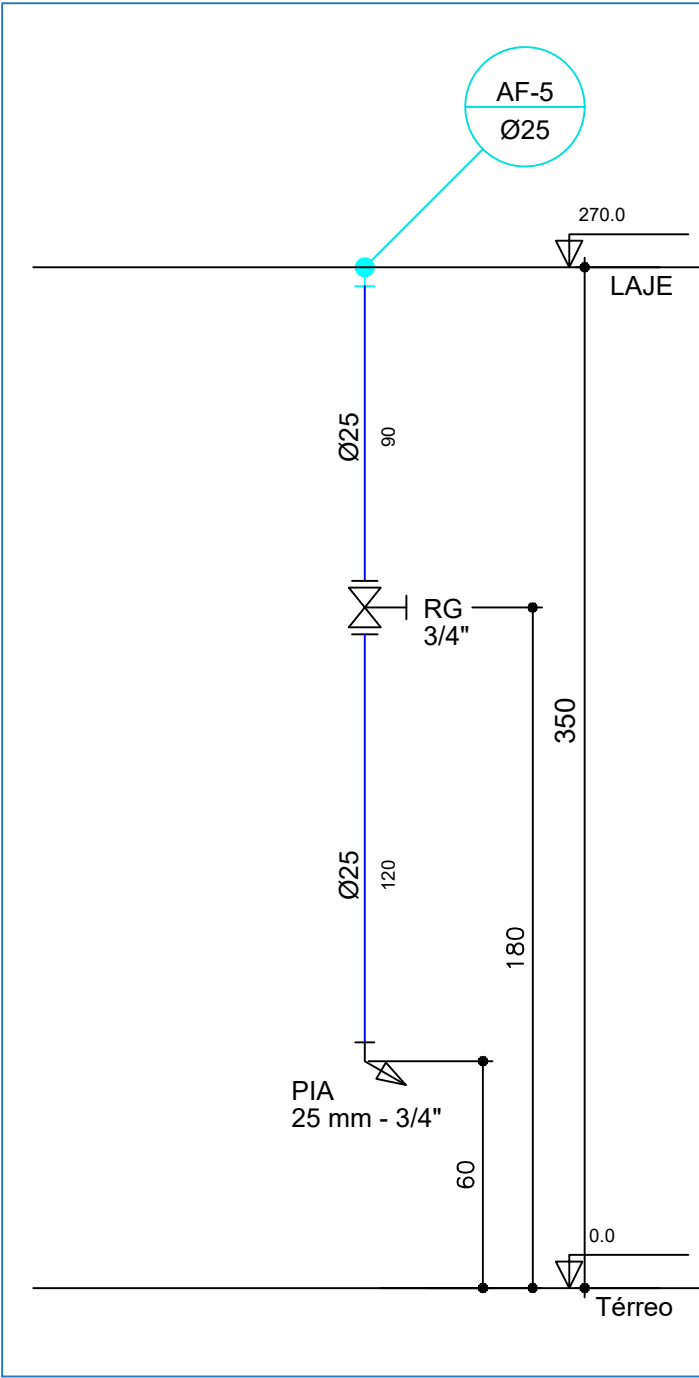


Copa
escala 1:25

LEGENDA

- BEB BEBEDOURO
CLIM CLIMATIZADOR
VD VÁLVULA DE DESCARGA
VS VASO SANITÁRIO
LV LAVATÓRIO
RG REGISTRO DE GAVETA
DH DUCHA HIGIÊNICA
TLR TANQUE DE LAVAR ROUPA
- TUBULAÇÃO DE ÁGUA FRIA
TUBULAÇÃO DE ÁGUA FRIA PELO PISO
TUBULAÇÃO DE ALIMENTAÇÃO
TUBULAÇÃO DE ALIMENTAÇÃO PELO PISO
- Água Fria
Diâmetro da Prumada
- Alimentação
Diâmetro do Recalque
- COLUNA DE ÁGUA FRIA
COLUNA DE ALIMENTAÇÃO

LISTA DE MATERIAIS		
INSTALAÇÕES HIDRÁULICAS		
REGISTRO DE GAVETA C/CANOPLA DIAMETRO 3/4"	UN	5,00
TUBO SOLDAVEL PVC MARROM DIAMETRO 25 mm	M	14,62
TUBO SOLDAVEL PVC MARROM DIAM. 50 mm	M	14,62
JOELHO 90 GRAUS SOLDAVEL DIAMETRO 25 MM	UN	8,00
JOELHO 90 GRAUS SOLDAVEL 50 mm (MARROM)	UN	5,00
JOELHO RED.90 GRAUS SOLD.C/BUCHA LATAO 25X1/2"	UN	4,00
TE 90 GRAUS SOLDAVEL DIAMETRO 50 mm	UN	2,00
TE REDUÇÃO 90 GRAUS SOLDAVEL 50 X 25 mm	UN	2,00

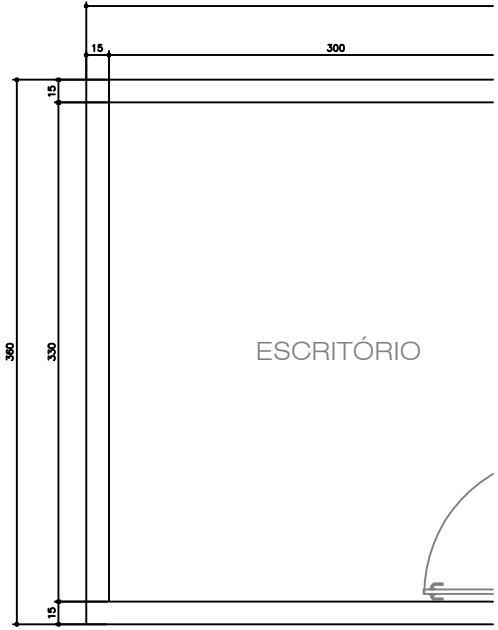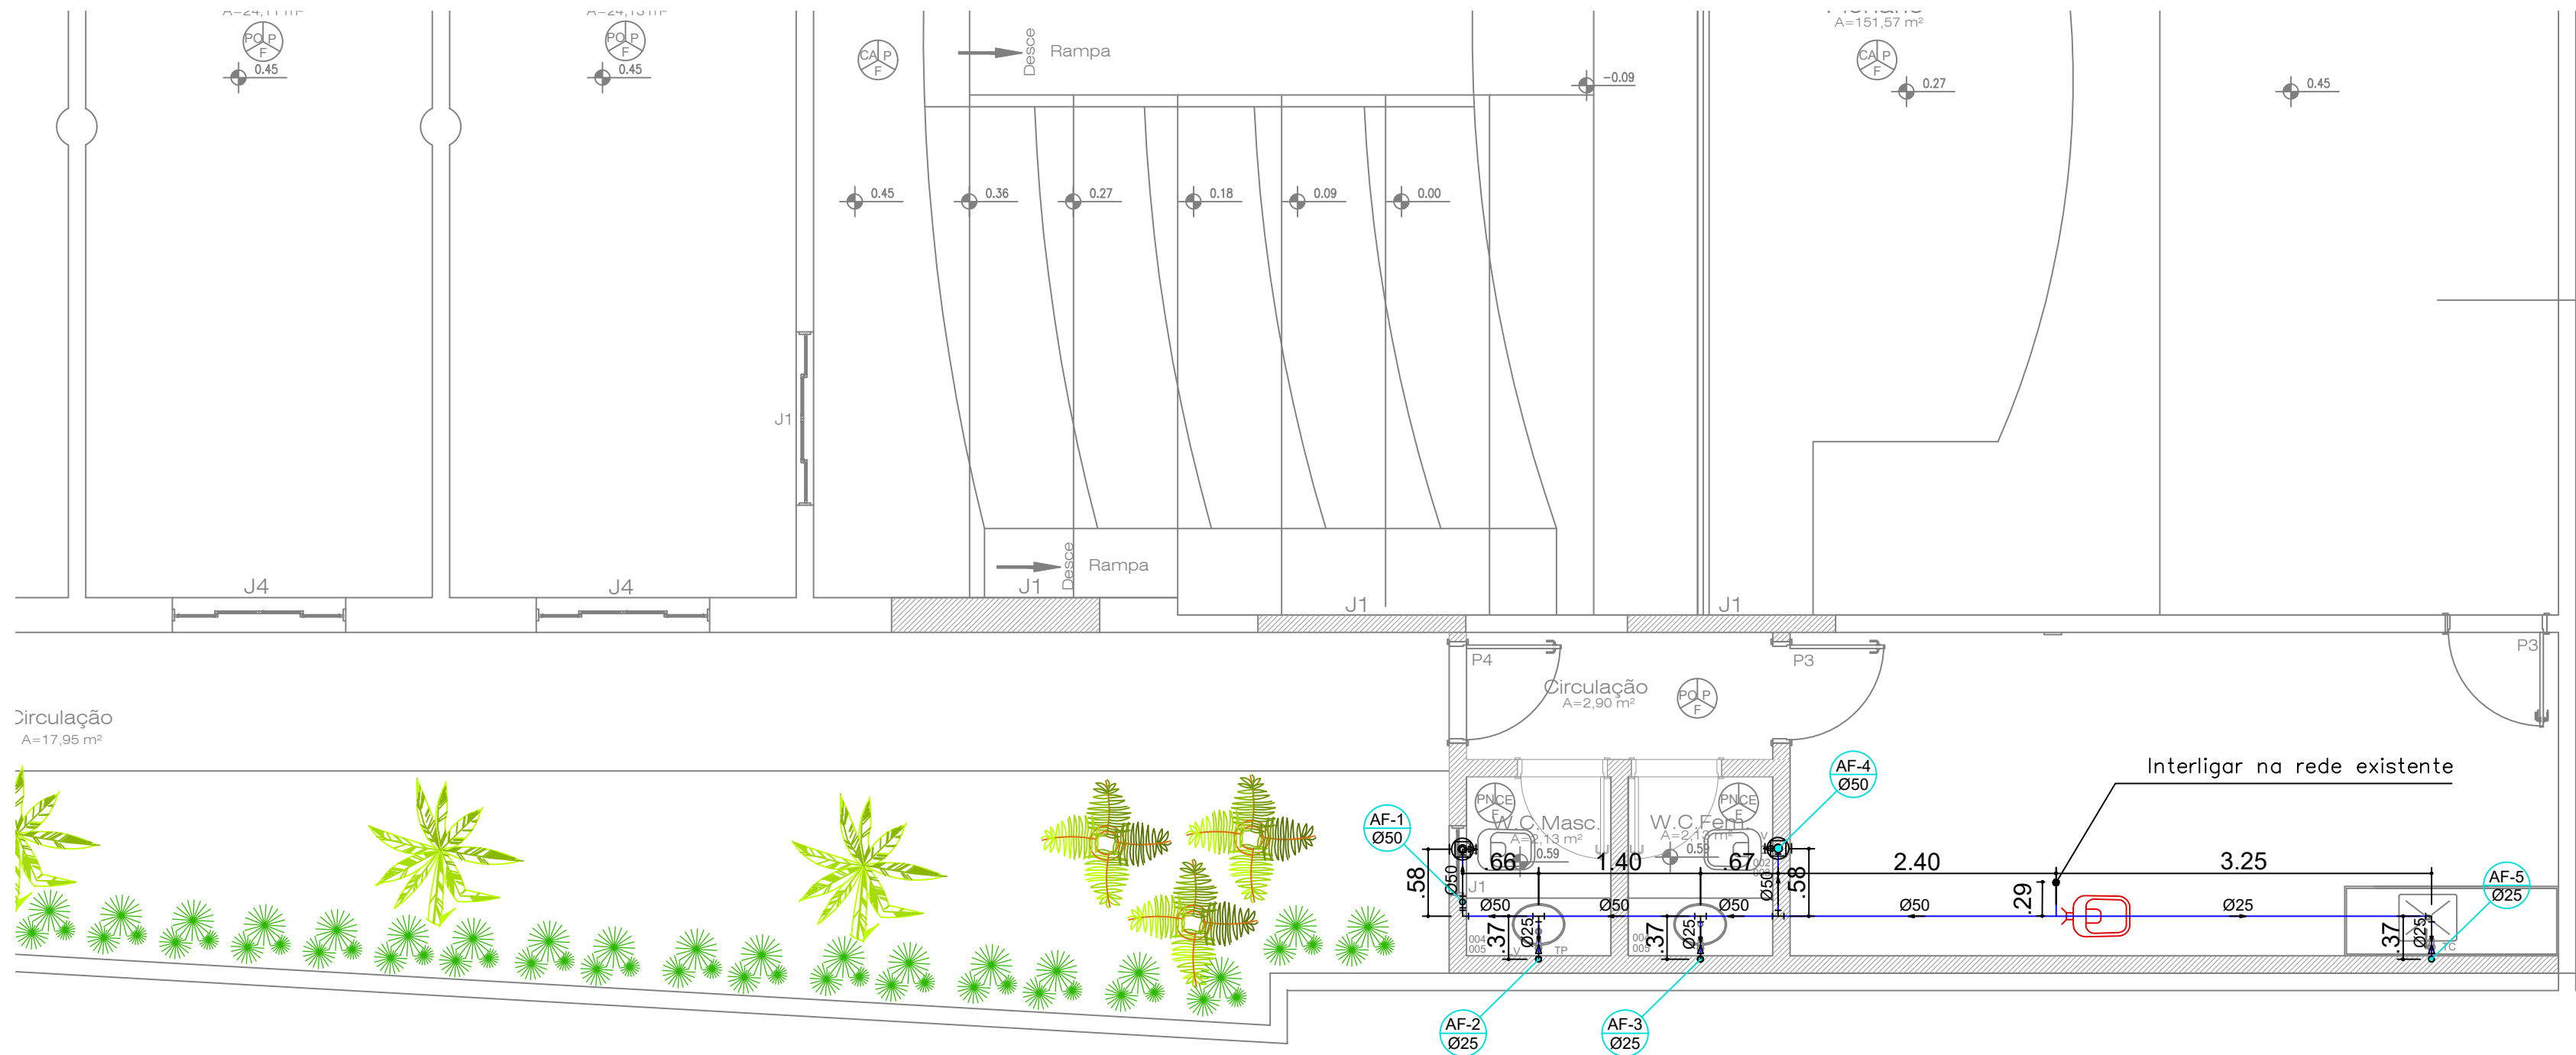

Planta Baixa - Hidráulico

ESC. 1:50

KUNAN
ENGENHARIA

HIDRÁULICO

CLIENTE		CÂMARA MUNICIPAL DE FORMOSA - GO			
OBRA		REFORMA DA CÂMARA MUNICIPAL DE FORMOSA			
ENDEREÇO		PRAÇA RUI BARBOSA Nº 70 - CENTRO - FORMOSA, GOIÁS			
REFERENTE		PLANTA BAIXA, DETALHES E LEGENDAS.			
ÁREAS		TERRENO: 691.76M² PAV. TERREO: 558.46M² PAV. SUPERIOR: 346.98M² AMPLIAÇÃO: 15.96M² ÁREA A SER AMPLIADA: 921.40M²			
A.R.T.		ENG. CIVIL: PÂMELA MILLENA KUNAN CREA Nº 17863-D-GO		CÂMARA MUNICIPAL DE FORMOSA-GO CNPJ: 24.855.363/0001-77	
Desenho		Revisão	Escala(s)	Unidade(s)	Data
		0	INDICADA	METRICA	FEV/2023
					Prancha Nº
					01/01
					Projeto Nº